
 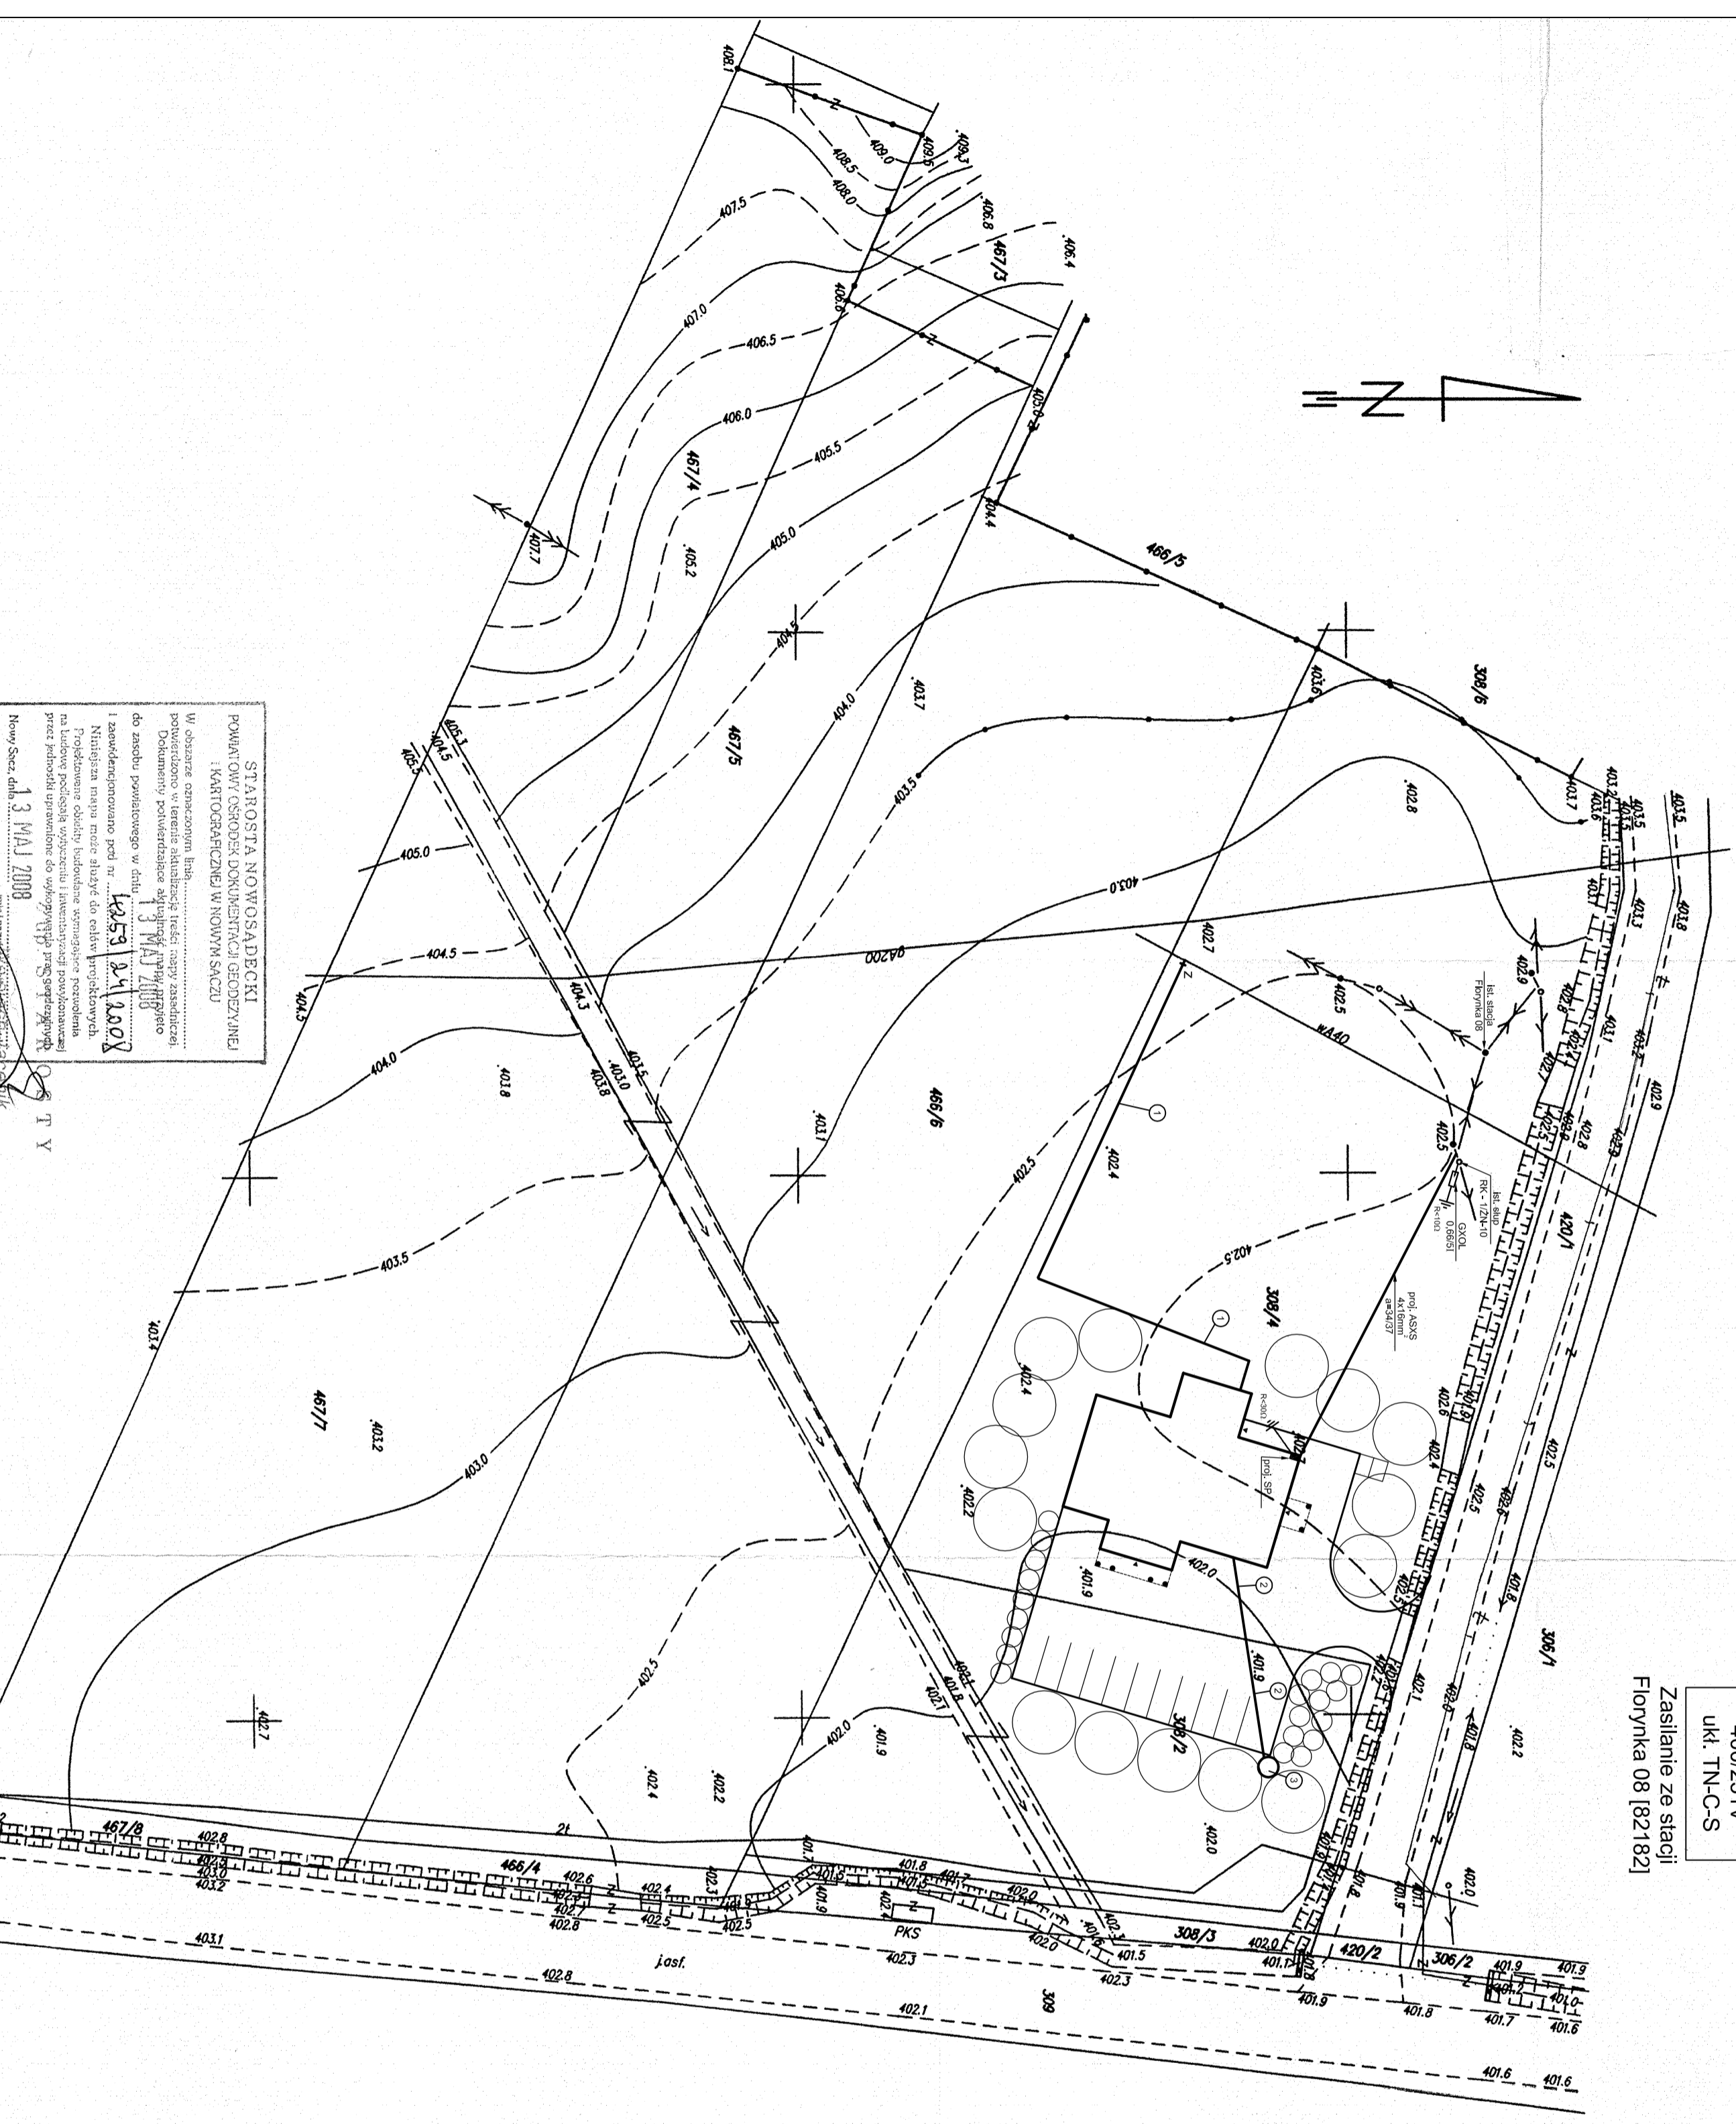


Skala 1 : 500
 opracowanie jednostkowe
 nr ark mapy zasahclzej 184.114.03
 woj. młtopolskie
 powiat nowosudecki
 Gmina Grybów
 obręb Florynka

działki nr 308/1, 308/2, 466/6, 467/5 i inne

mgr inż. Piotr Zarnowski
 GEODETA UPRAWNIIONY
 nr upr. 17710
 STR. OZE 862
 tel. (018) 445 18 81 NIP 738-137-82-70

400/231V
 UKŁ. TN-C-S
 Zasilanie ze stacji
 Florynka 08 [82182]



STAROSTA NOWOSADECKI
 POWIATOWY OSRODEK DOKUMENTACJI GEODEZYJNEJ
 I KARTOGRAFICZNEJ W NOWYM SĄCZU

W obszarze opracowania, łącznie z terenem, na którym jest położony obiekt, nie ma innych obiektów, które mogłyby być przedmiotem niniejszego opracowania. Dokumenty poddawane są weryfikacji i aktualizacji. Niniejsza mapa może służyć do celów projektowych i zawodowego planowania w dniu 13 MAJ 2008 r. Projektowanie obrotu i kierunku przepływu prądu. Projektowanie zasilania i kierunku przepływu prądu. Projektowanie urządzeń i elementów instalacji. Projektowanie przewodów i linii kablowych. Projektowanie urządzeń i elementów instalacji. Projektowanie przewodów i linii kablowych. Projektowanie urządzeń i elementów instalacji. Projektowanie przewodów i linii kablowych.

Nowy Sącz, dnia 13 MAJ 2008

- LEGENDA:
1. proj. przyłącz wododagowy Ø40 PE
 2. proj. przyłącz kanalizacji sanitarniej Ø160 PVC
 3. proj. szczebel zbornik na sekiel o poj. V=10m3

OSRODEK ZDROWIA		PROJEKT	
Florynka, gmina Grybów działki nr 308/2, 308/4	ZAGOSPODAROWANIE TERENU	1:500	04.2008
PROJEKT ZAGOSPODAROWANIA TERENU			
mgr inż. arch. Jacek Nalber	GAS 833/A-28/05	architektoniczna	1
mgr inż. arch. Jacek Wysocil	UNAN.LB340/A-54/00	architektoniczna	
mgr inż. architekt. Mariusz Ciapala	MAP.0253/PVOS/04	instalacyjna	
mgr inż. Mirosław Olszowski	UNAN. 7342-139/91	instalacyjna	
mgr inż. Marek Szwed	UNAN.LB340/A-54/00	instalacyjna	