

MAPA SYTUACYJNO-WYSOKOŚCIOWA DO CELÓW PROJEKTOWYCH

Skala 1 : 500

opracowanie jednostkowe

nr ark mapy zasadniczej 184.114.03

woj małopolskie

powiat nowosądecki

Gmina Grybów


obręb Florynka

działki nr 308/1,308/2,466/6,467/5 i inne

mgr inż. Piotr Żarnowski  
 GEODETA UPRAWNIONY  
 nr upr. 17710  
 ul. STROŻE 362  
 tel. 101 734 45 18 81 NIP 738-137-82-70

400/231V  
 ukł. TN-C-S

Zasilanie ze stacji  
 Florynka 08 [82182]

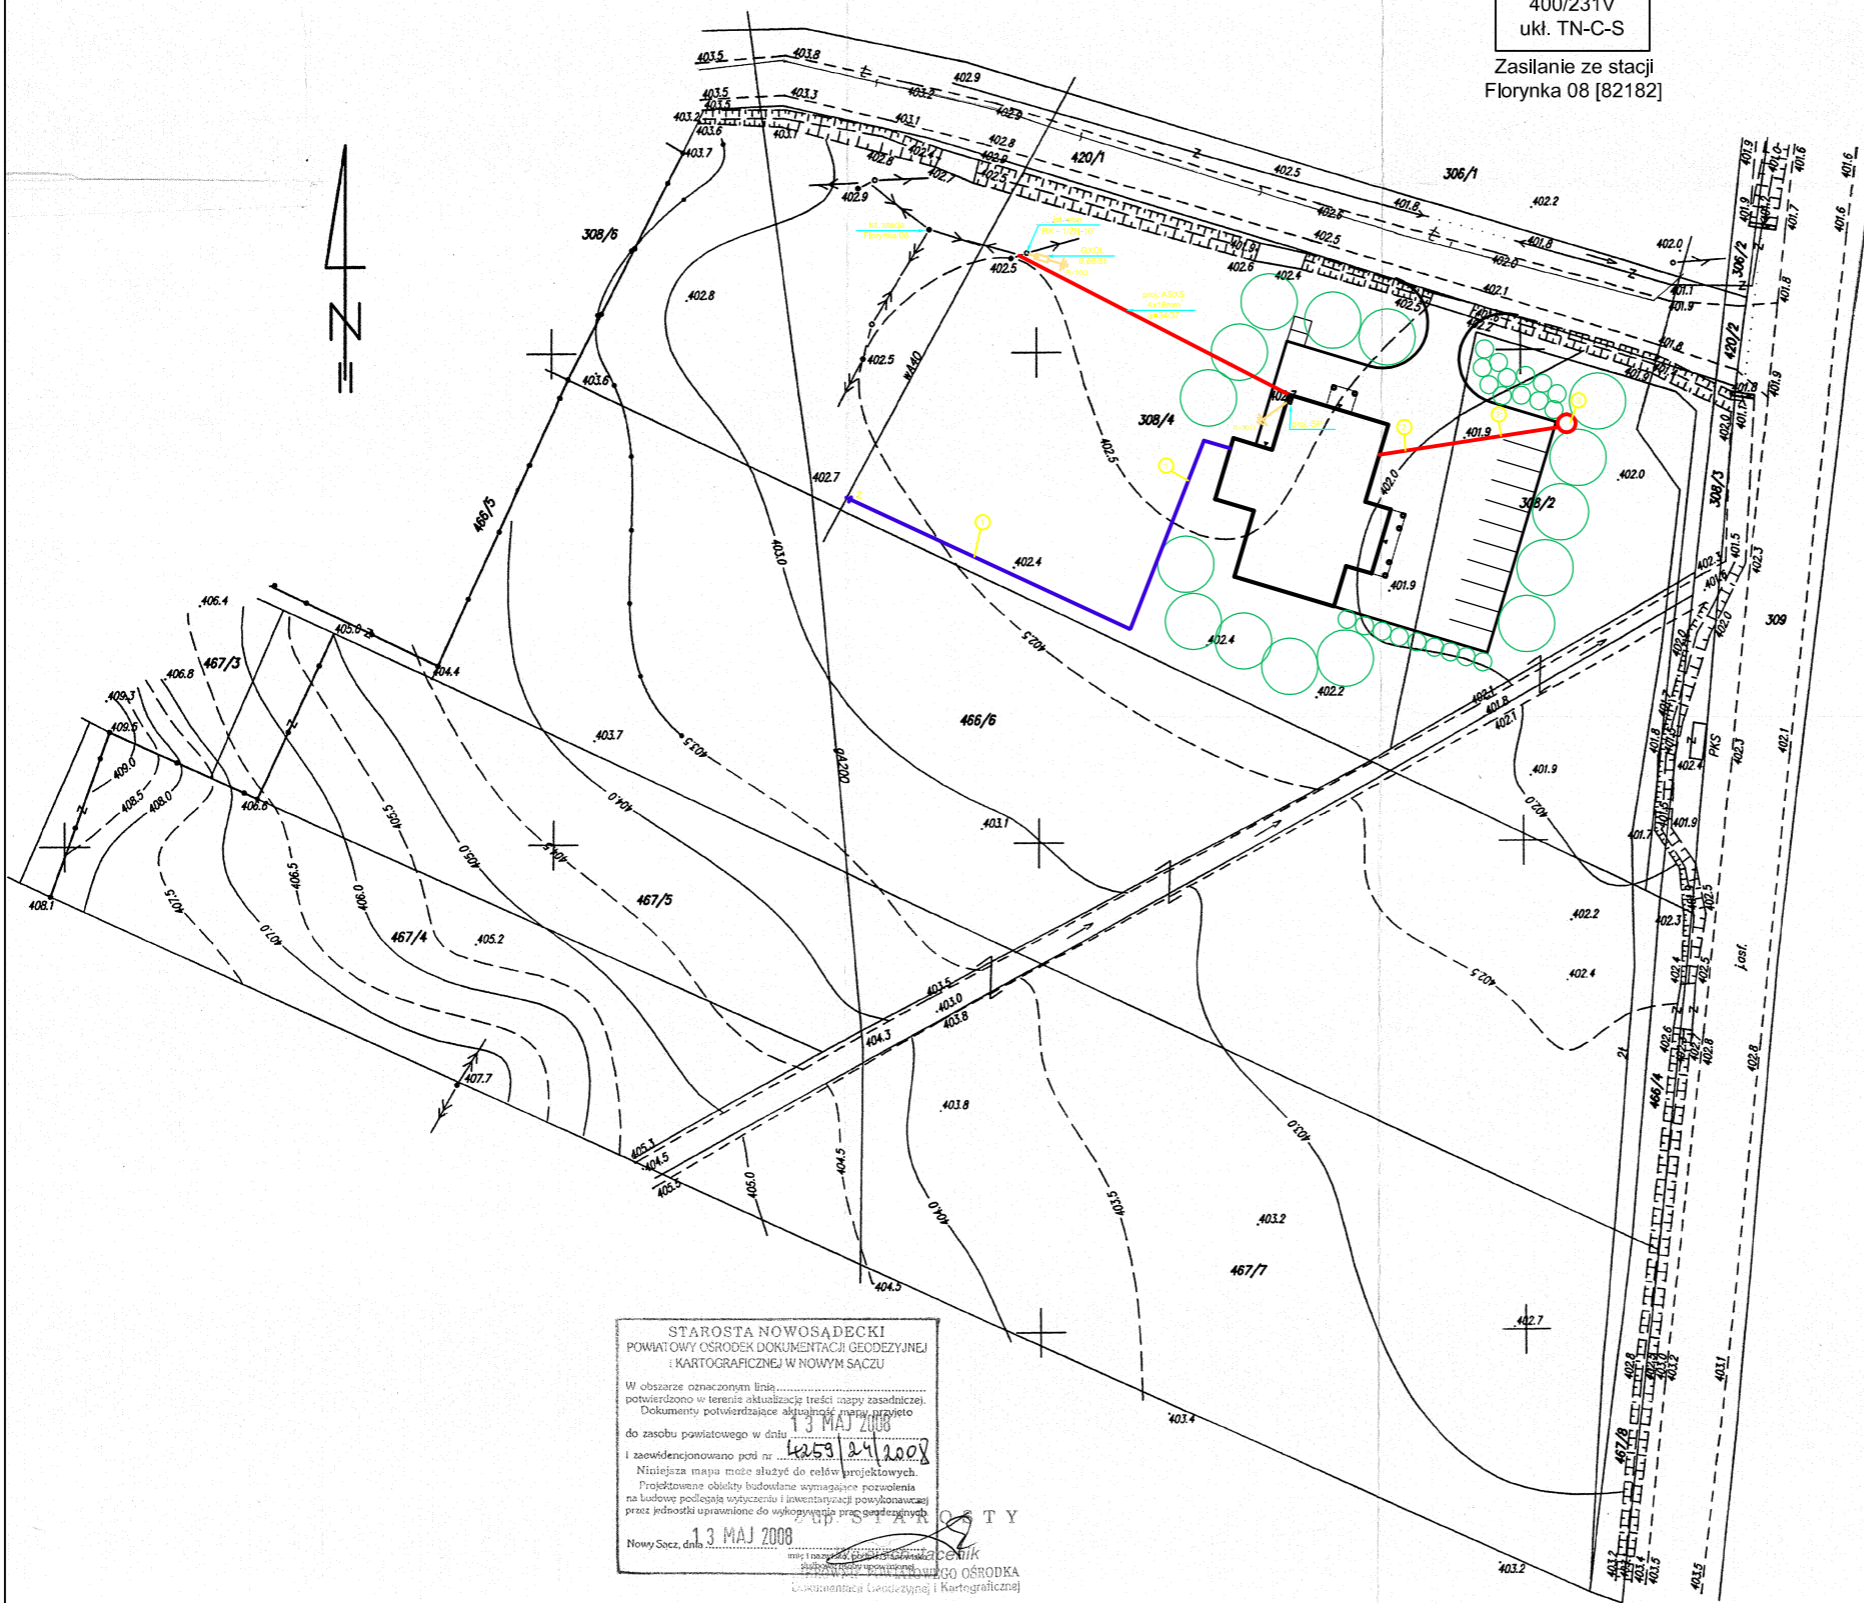

STAROSTA NOWOSĄDECKI  
 POWIATOWY OŚRODEK DOKUMENTACJI GEODEZYJNEJ  
 I KARTOGRAFICZNEJ W NOWYM SĄCZU

W obszarze oznaczonym linią .....  
 potwierdzono w terenie aktualność treści mapy zasadniczej.  
 Dokumenty potwierdzające aktualność mapy przylegają  
 do zasobu powiatowego w dniu 13 MAJ 2008

i zaświadczono poci nr 4259/24/2008

Niniejsza mapa może służyć do celów projektowych.  
 Projektowane obiekty budowlane wymagające pozwolenia  
 na budowę podlegają wytyczeniu i inwentaryzacji powykonawczej  
 przez jednostki uprawnione do wykonywania prac geodezyjnych

Nowy Sącz, dnia 13 MAJ 2008

mgr inż. Jan Szkolnicki  
 Kierownik Biura Dokumentacji Geodezyjnej i Kartograficznej

- LEGENDA:
1. proj. przyłącz wodociagowy Ø40 PE
  2. proj. przyłącz kanalizacji sanitarnej Ø160 PVC
  3. proj. szczelny zbiornik na ścieki o poj. V=10m<sup>3</sup>

OSRODEK ZDROWIA Florynka, gmina Grybów działki nr 308/2, 308/4		PROJEKT ZAGOSPODAROWANIA TERENU		
Skala	Plan	Wzrost	Wzrost	Wzrost
1:500	07.2008	3.1		
mgr inż. arch. Jacek Najbar GAS 834/A-2885		architektoniczna		
mgr inż. arch. Janusz Wysocki UAN 1-8340/A-5490		architektoniczna		
mgr inż. Marusz Ciapala MAP/0253/PWOS/04		inst.sanitarne		
mgr inż. Mirosław Olszowski UAN 7342-139/91		Inst.sanitarne		
mgr inż. Maciej Szuflicki UAN 1-8340/A-5490		Inst.elektryczne		
mgr inż. Jan Szkolnicki GT.II-1229/A-12577		Inst.elektryczne		