


Uwaga! Calosc instalacji wykonac zgodnie z PBUe i PN oraz Warunkami Technicznymi Wykonania i Doboru Robot Budowlano Montazowych tom V Instalacje elektryczne

400/231V
ukł. TN-C-S
Pn = 42,0 kW
Psz = 29,0 kW
Isz = 45 A
Ib = 50 A

urzadz. techn. podgrzewalni

ogrzewanie pomieszczeń grzejniki typ Basic ML 05-25 ARICH SPACE ( 0,5 kW – 2,5kW)

- kuchenka 14,8kW
- zmywarka 3,5kW
- 2,5kW
- 2,5kW
- 2,5kW
- 2,5kW
- 2,5kW
- 2,5kW
- 2,5kW
- 2,5kW
- tablica kotta 0,2kW
- 1,5kW
- 1,5kW
- 0,8kW
- 0,8kW
- 3,0 kW

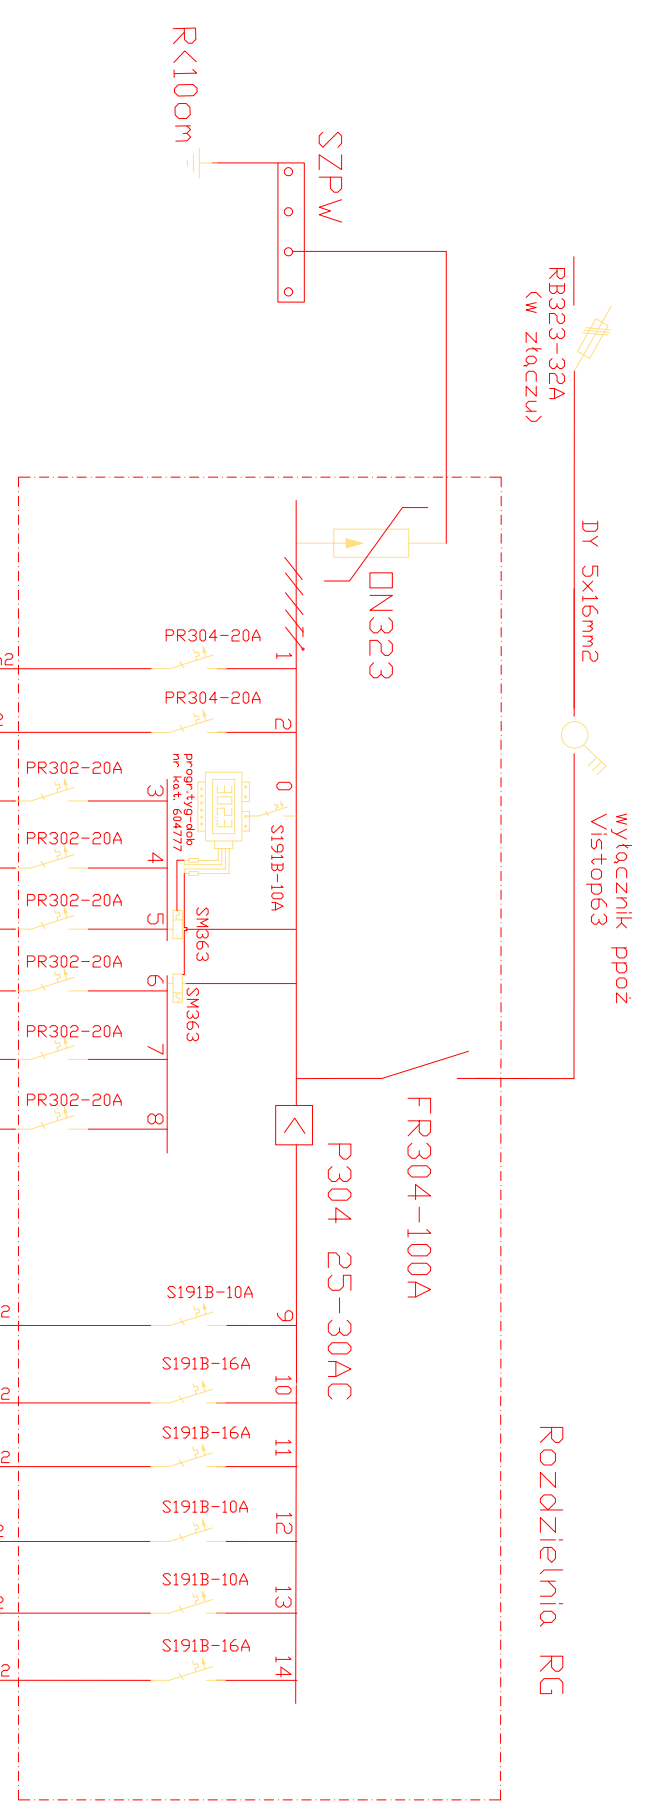

Zadawca projektu		Opracowanie	
"ETA" Sp. z o.o. ul. Śniadeckich 8, 33-300 Nowy Sącz		PE remontu instalacji elektrycznych w.w.	
Objekt i adres Remont budynku przedszkola dz. 390/3, 390/4 m. Kąpielowej Gmina Grybów		PE remontu instalacji elektrycznych w.w.	
Inwestor Urząd Gminy Grybów ul. Jankowskiego 33, 33-330 Grybów		Skala 1 : 50	
Typ projektu Rzut parteru		Data 03. 2009r.	
Projektant mgr inż. arch. Mociej Szuflicki upr.8940A-1E/87		Numer projektu 3.2	
Projektował:		Specjalista: Instalacje elektryczne	